


Cancellerini S.r.l. Via Sabotino, 7 - 25128 BRESCIA - Tel. 030/3384507 - Fax 030/305886 		
COMMITTENTE / CLIENT: COMUNE DI CHIARI Piazza Martiri della Libertà, 26 - Chiari	DISEGNATO DA / DESIGNED BY: Ing. F. RIZZARDINI	
PROGETTO / PROJECT: ADEGUAMENTO ANTINCENDIO ATTIVITA' 72.1/C e 69.3/C del D.P.R. 151/2011 IMPIANTI DI PROTEZIONE ATTIVA ANTINCENDIO VILLA MAZZOTTI - Viale Mazzini - Chiari (BS)	CONTROLLATO DA / CHECKED BY: Ing. F. ROLDI	
OGGETTO / DESCRIPTION: PLANIMETRIA GENERALE	SCALA / SCALE: 1:500 DATA / DATE: 29/11/2013	
Licenza AUTOCAD / AUTOCAD License: N. 990-00017362	DISEGNO / DRAW: C-13101	
TAV: F-01	FILE: C13101_F01.dwg	
IL PROGETTISTA:	IL COMMITTENTE:	
REVISIONI / REVISIONS		
DISEGNATORE Ing. F. ROLDI	DATA 15/04/2014	OGGETTO / DESCRIPTION AGGIORNAMENTO
Ing. F. ROLDI	29/05/2014	AGGIORNAMENTO



(L. 663/41 Art. 2575) Property CANCELLERINI S.r.l. e-mail: cancellerini@libero.it

PLANIMETRIA GENERALE

ATTIVITA' 69.3/C del D.P.R. 151/2011
 Locali adibiti ad esposizione con superficie lorda superiore a 400 mq
 comprensiva dei servizi e depositi, superficie oltre 1500 mq

ATTIVITA' 72.1/C del D.P.R. 151/2011
 Edifici pregevoli per arte o storia e quelli destinati a contenere biblioteche,
 archivi, musei, gallerie, collezioni o comunque oggetti di interesse
 culturale sottoposti alla vigilanza dello Stato
 di cui al regio decreto 7 novembre 1942, n° 1564
 Già approvata in data 18/07/2011
 prot. n° 14354 del 18/07/2011

ATTIVITA' 74 del D.P.R. 151/2011
 Già approvata in data 08/07/1998
 prot. n° 8157

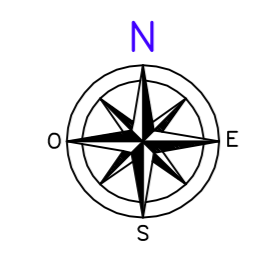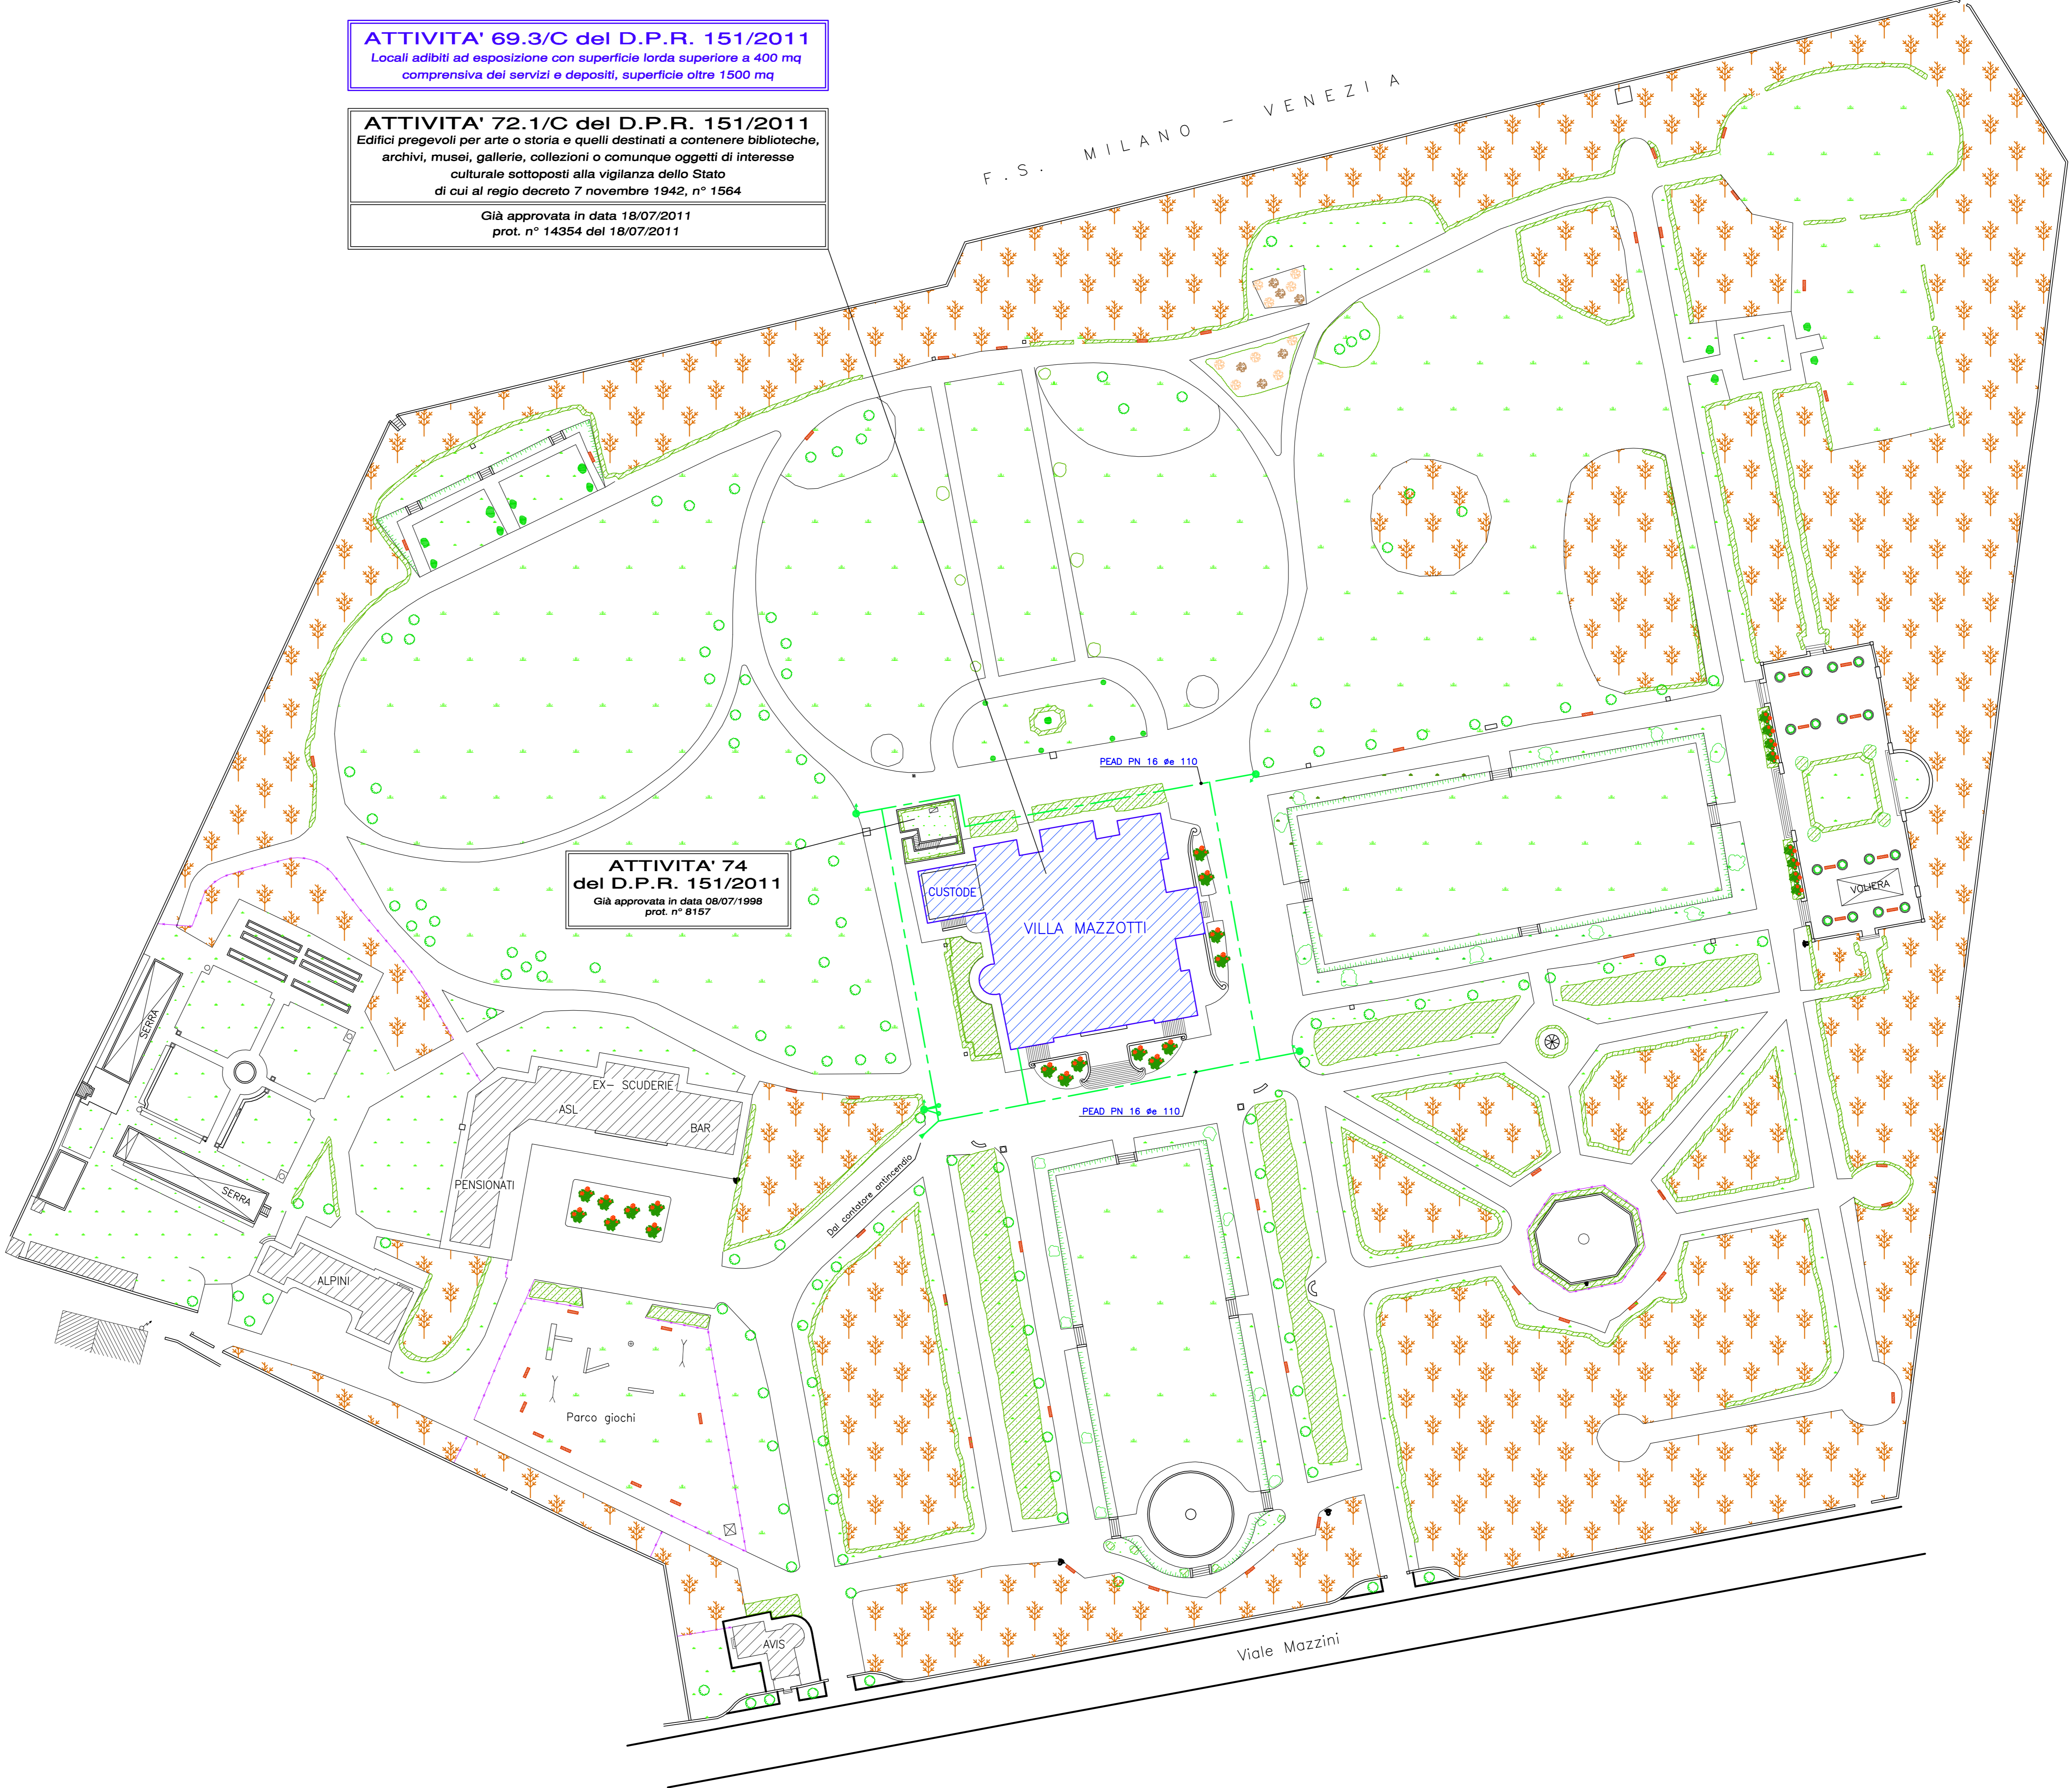

SIMBOLI	LEGENDA
	ATTACCO PER AUTOPOMPA DOPPIO
	IDRANTE SOPRASUOLO UNI 70

